


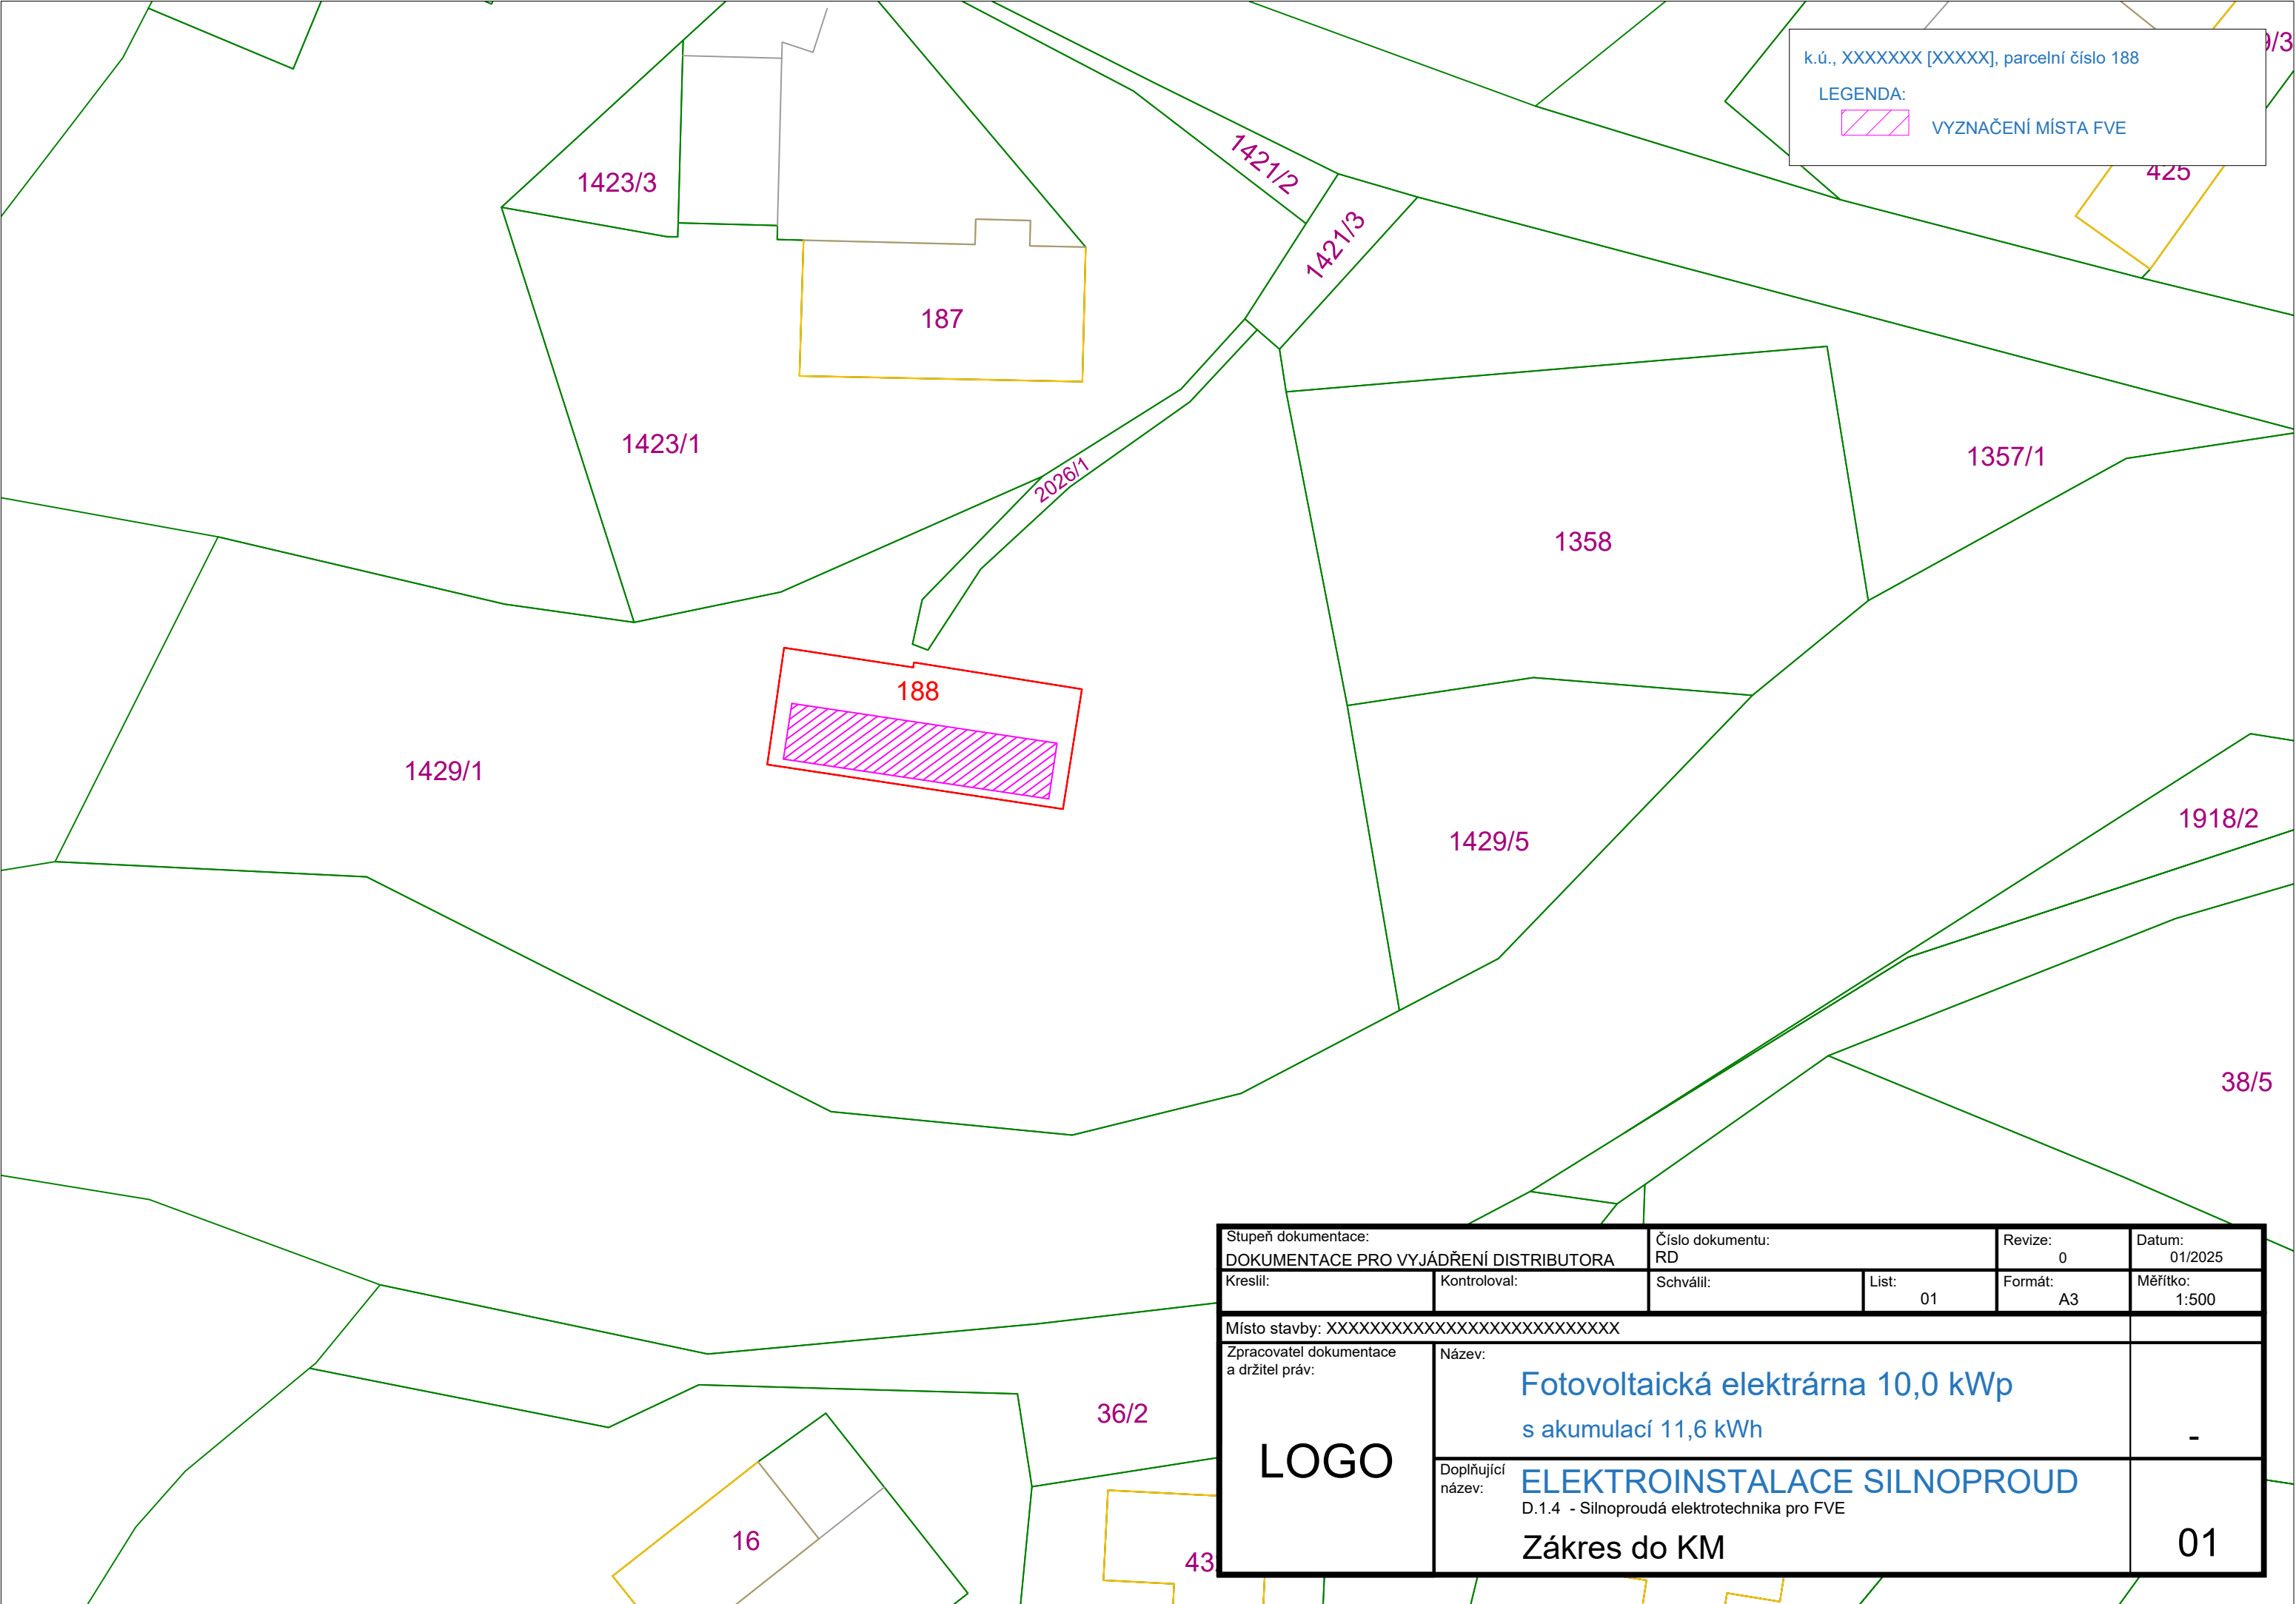

k.ú., XXXXXXX [XXXXX], parcelní číslo 188

LEGENDA:

VYZNAČENÍ MÍSTA FVE

Stupeň dokumentace: DOKUMENTACE PRO VYJÁDŘENÍ DISTRIBUTORA		Číslo dokumentu: RD		Revize: 0	Datum: 01/2025
Kreslil:	Kontroloval:	Schválil:	List: 01	Formát: A3	Měřítko: 1:500
Místo stavby: XXXXXXXXXXXXXXXXXXXXXXXXXX					
Zpracovatel dokumentace a držitel práv: LOGO	Název: Fotovoltaická elektrárna 10,0 kWp s akumulací 11,6 kWh				-
	Doplňující název: ELEKTROINSTALACE SILNOPROUD D.1.4 - Silnoprúdová elektrotechnika pro FVE Zákres do KM				01